



BŁONIA PARK

INSTALACJE ELEKTRYCZNE

Wytyczne instalacji elektrycznych:

- Instalacja powinna być zaprojektowana i rozprowadzona zgodnie z polskimi przepisami i normami.
- Dla każdego pomieszczenia przewidzieć osobny obwód dla instalacji gniazdek 230V.
- Dla zasilania kuchenki i piekarnika elektrycznego przewidzieć wypust trójfazowy i osobny obwód zasilania.
- Dla gniazd zasilania pralki i zmywarki przewidzieć osobne obwody.
- Dla zasilania ewentualnych urządzeń klimatyzacyjnych przewidzieć osobny obwód.
- W pomieszczeniach kuchni i łazienek stosować lampy, gniazda i łączniki o stopniu ochrony min. IP44.

Wytyczne instalacji RTV, telefon, internet, domofon, SSP, DSO


- Do gniazd RTV, telefon, internet połączyć doprowadzone do lokalu okablowanie wskazanych instalacji.
- Przy zmianie aranżacji (ścianek działowych) Nabywca lokalu zobowiązany jest zlecić wykonanie projektu zamiennego instalacji Systemu Sygnalizacji Pożarowej (SSP) i Dźwiękowego Systemu Ostrzegawczego (DSO) w obrębie lokalu, a następnie wykonanie tych instalacji w uzgodnieniu ze Sprzedającym za pomocą wskazanego przez wykonawcy. Projekt instalacji SSP i DSO powinien zostać zatwierdzony przez rzeczoznawcę ds. ppoż i Sprzedającego.

Legenda:

- Rozdzielnia elektryczna
- Łącznik instalacyjny 1-biegunowy uniwersalny 10/16A, 250V, p/t lub n/t zależnie od charakteru pomieszczenia.
- Łącznik instalacyjny 1-biegunowy uniwersalny 10/16A, 250V, p/t lub n/t zależnie od charakteru pomieszczenia. IP44
- Wypust ścienny pod kinkiet
- Lampa sufitowa (wypust)
- Gniazdo elektryczne podwójne z bolcem ochronnym 2x1P+N+PE, 10/16A, 230V, IP44, p/t lub n/t w zależności od pom.
- Gniazdo elektryczne dla pralki, pojedyncze z bolcem ochronnym 1P+N+PE, 10/16A, 230V, IP44, p/t lub n/t w zależności od pom.
- Czujka optyczna dymu
- Głośnik ścienny 6W
- Unifon domofonu
- Zamek hotelowy na kod



SKALA 1:100

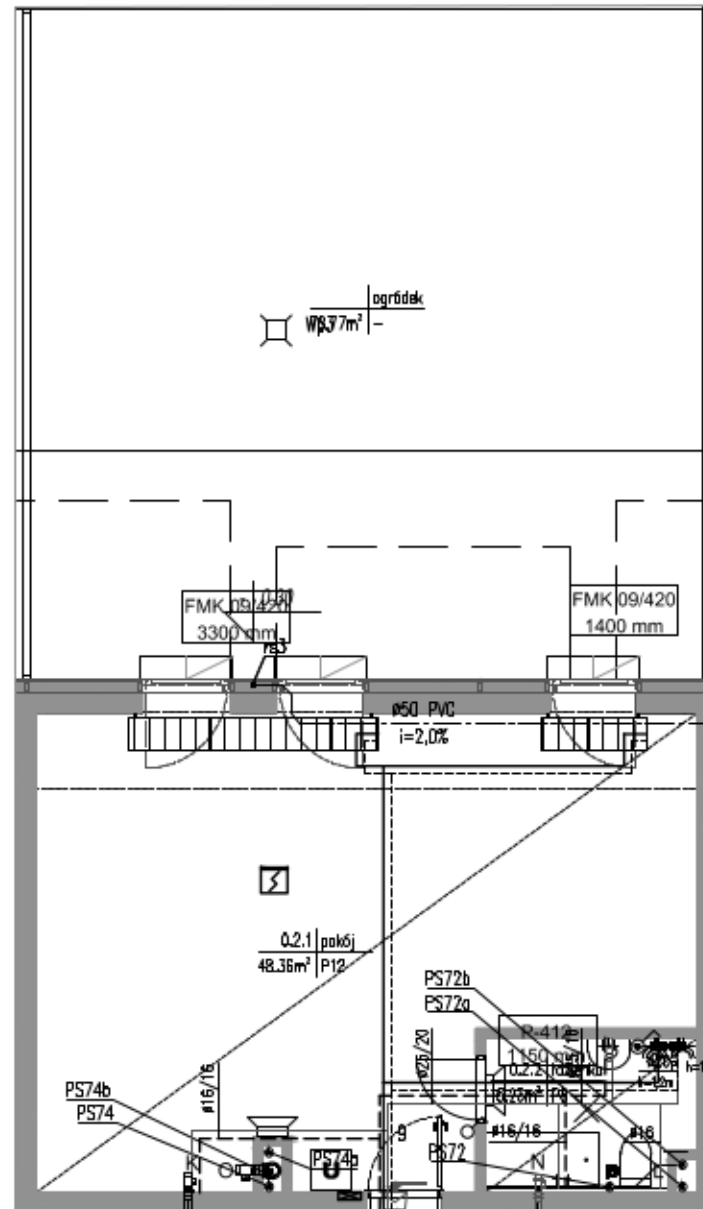

WYTyczne BRANŻOWE

INSTALACJE SANITARNE

C.O.

Legenda:

- 16 x 2,2 instalacje C.O. z rur Tece prowadzone w posadzce
- Pco6 pion instalacji centralnego ogrzewania
- grzejnik łazienkowy
- grzejnik kanałowy

WENTYLACJA


Legenda:

- O podłączenie okapu
- L wywiew z łazienek i pralni
- K wywiew z kuchni
- N nawiew do mieszkania

WOD.-KAN.

Legenda:

- instalacja wody zimnej
- instalacja wody ciepłej
- kanalizacja sanitarna
- PW1 pion wody
- Ph1 pion hydrantowy
- PS1,PK1 pion kanalizacji sanitarnej
- PSN1 pion kanalizacji sanitarnej zakończony zaworem napowietrzającym
- RS1 pion kanalizacji deszczowej (odwodnienie dachu)
- hydrant ppoż
- szafka na zawory ppoż

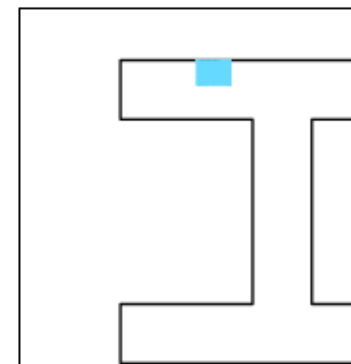

PARTER		
APARTAMENT NR 2		53.58 m²
0.2.1	Pokój	48.36 m²
0.2.2	Łazienka	5.23 m²
UKŁAD APARTAMENTU:		PÓŁNOC
	Ogródek	78.77 m²

0 PARTER

NUMER APARTAMENTU
2 (R3)

POWIERZCHNIA
APARTAMENTU
53.58 m²

0
PARTER

- POWIERZCHNIA UŻYTKOWA OBLICZANA WEDŁUG NORMY PN-ISO 9806:1987
 - W ZWIĄZKU Z OPRACOWYNIEM PROJEKTU WYKONAWCZEGO ZE WZGLĘDÓW KONSTRUKCYJNYCH, INSTALACYJNYCH I ARCHITEKTONICZNYCH MOGA WYSTĄPIĆ ZMIANY W ZAKRESIE PIONÓW I KOMINÓW ORAZ KOREKTY OTWORÓW OKIENNYCH
 - NINIEJSZA KARTA KATALOGOWA OPRACOWANA ZOSTAŁA NA PODSTAWIE PROJEKTU WYKONAWCZEGO. W TOKU REALIZACJI MOGA WYSTĄPIĆ NIEWIELKE ZMIANY W STOSUNKU DO INFORMACJI ZAWARTYCH W KARCIE KATALOGOWEJ

B2STUDIO